



**ОБЩЕСТВО С ОГРАНИЧЕННОЙ
ОТВЕТСТВЕННОСТЬЮ**

«ГРАДУМ ПРОЕКТ»

Свидетельство СРО № СРО-П-019-3327140072 от 22.08.2018 г.

Лицензия МК РФ № МКРФ 05181 от 22.08.2018 г.

Текущий ремонт помещений структурного подразделения государственного бюджетного учреждения здравоохранения Владимирской области «Областной кожно-венерологический диспансер» расположенного по адресу: г. Владимир, Октябрьский пр-т, д. 45, пом. III.

ПРОЕКТНАЯ ДОКУМЕНТАЦИЯ

Архитектурные решения
Система электроснабжения
Система водоснабжения
Система водоотведения

Шифр комплекта: 10-АР, ИОС5.1, ИОС5.2, ИОС5.3

2021г.



**ОБЩЕСТВО С ОГРАНИЧЕННОЙ
ОТВЕТСТВЕННОСТЬЮ**

«ГРАДУМ ПРОЕКТ»

Свидетельство СРО № СРО-П-019-3327140072 от 22.08.2018 г.

Лицензия МК РФ № МКРФ 05181 от 22.08.2018 г.

**Текущий ремонт помещений структурного подразделения государственного
бюджетного учреждения здравоохранения Владимирской области «Областной
кожно-венерологический диспансер» расположенного по адресу: г. Владимир,
Октябрьский пр-т, д. 45, пом. III.**

ПРОЕКТНАЯ ДОКУМЕНТАЦИЯ

Архитектурные решения
Система электроснабжения
Система водоснабжения
Система водоотведения


Шифр комплекта: 10-АР, ИОС5.1, ИОС5.2, ИОС5.3

Генеральный директор
ООО «ГРАДУМ ПРОЕКТ»



/Ю.М. Чугунова/

План 1-го этажа

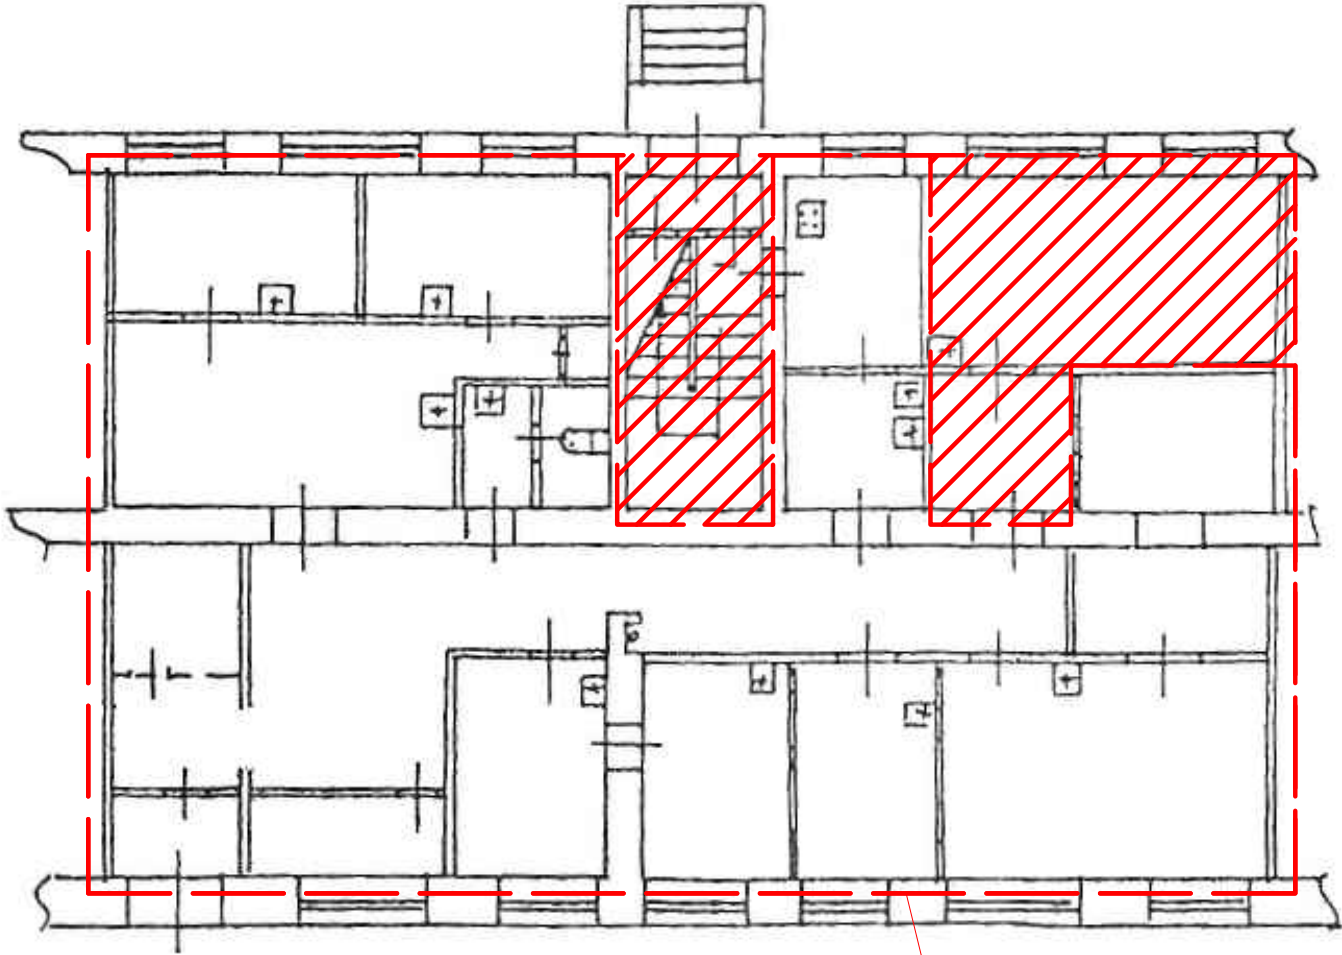

Рассматриваемый
фрагмент плана


Ведомость рабочих чертежей основного комплекта

Лист	Наименование	Примечание
1	Общие данные	
2	План 1-го этажа до текущего ремонта	
3	Схема расположения демонтируемых перегородок и пробиваемых проемов	
4	Устройство проемов	
5	План возводимых перегородок и закладываемых проемов	
6	Ведомость отделки помещений. Спец-я заполнения проемов. Экспликация полов	
7	План 1-го этажа после текущего ремонта	
8	План расположения сетей электроснабжения	
9	План расположения сетей водоснабжения	
10	План расположения сетей водоотведения	
11	Ведомость демонтажных работ	
12	Ведомость монтажных работ	

Технические решения, принятые в чертежах, соответствуют требованиям экологических, санитарно-гигиенических, противопожарных и других действующих норм и правил и обеспечивают безопасную для жизни и здоровья людей эксплуатацию объекта при соблюдении предусмотренных рабочими чертежами мероприятий.



Главный инженер проекта  (Лаферов А.Н.)

						10-2021				
						Текущий ремонт помещений структурного подразделения государственного бюджетного учреждения здравоохранения Владимирской области «Областной кожно-венерологический диспансер» расположенного по адресу: г. Владимир, Октябрьский пр-т, д. 45, пом. III				
Изм.	Кол. уч.	Лист	№ док.	Подпись	Дата					
Ген.директор	Чугунова					г. Владимир, Октябрьский пр-т, д. 45		Стадия	Лист	Листов
ГИП	Лаферов							П	1	12
Выполнил	Кондрашев					Общие данные		ООО "ГРАДУМ ПРОЕКТ"		

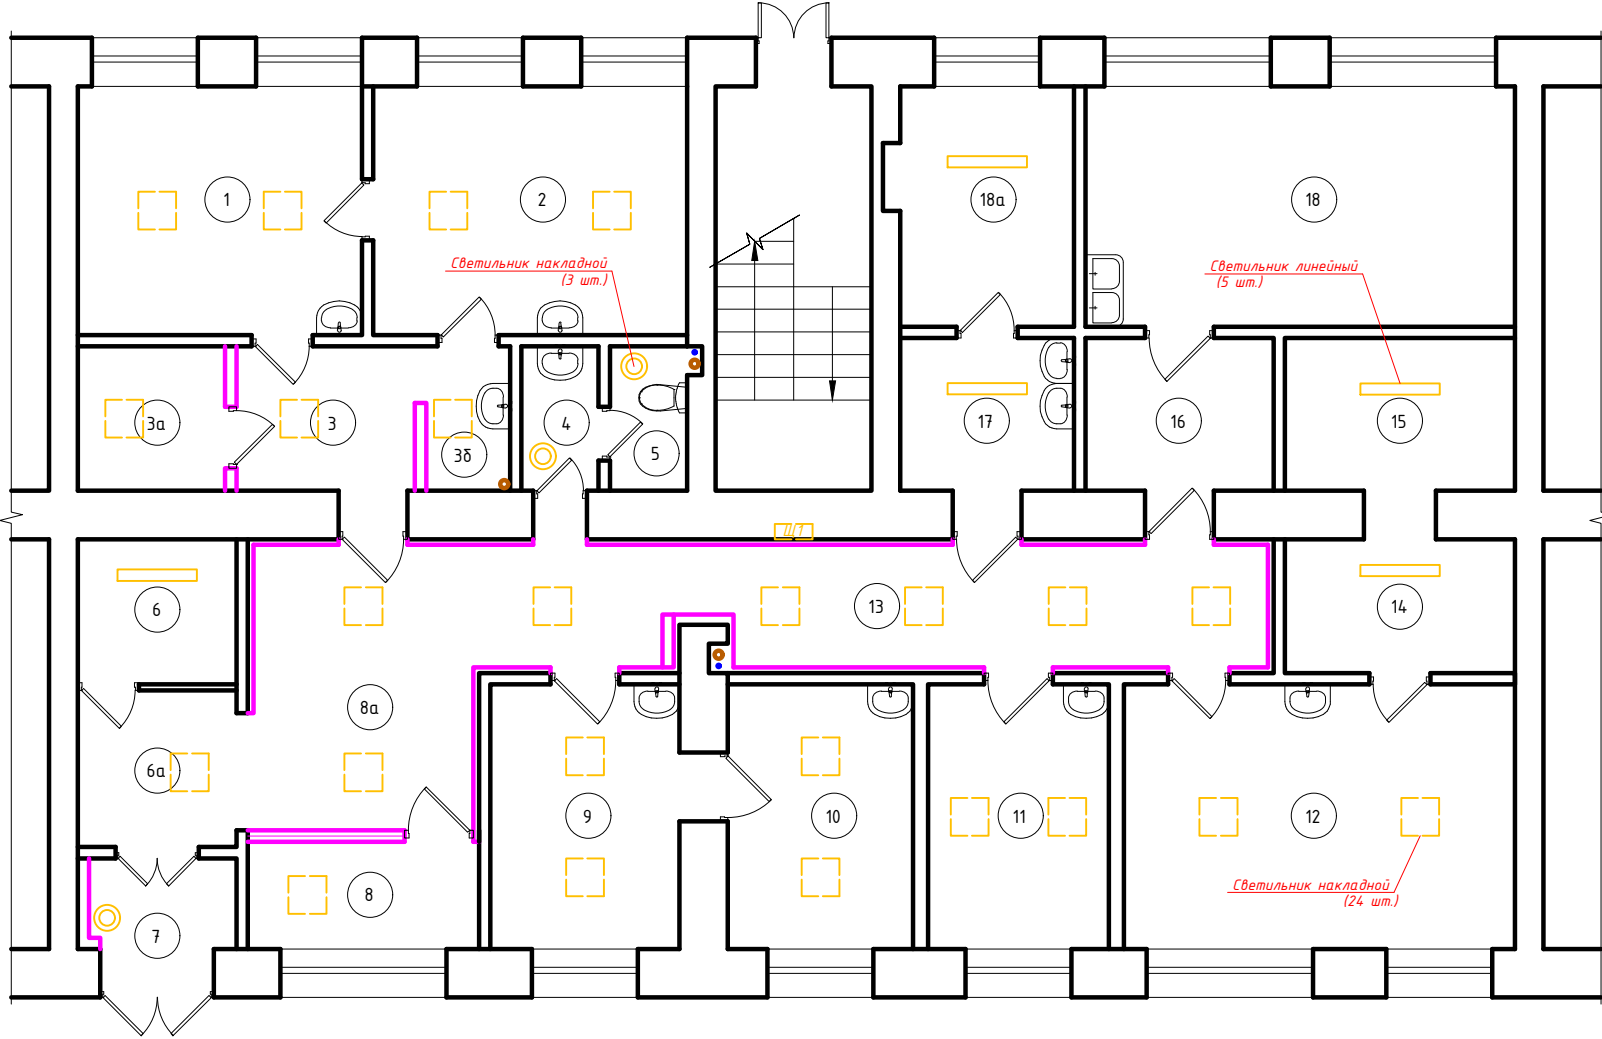


Экспликация помещений 1-го этажа до текущего ремонта			
Номер помещения	Наименование	Площадь, м²	Кат. пом. по СП
1	Кабинет	12,4	
2	Кабинет	13,7	
3	Коридор	4,5	
3а	Комната приема пищи	3,7	
3б	Умывальная	2,1	
4	Умывальная	2,1	
5	Сан. узел	1,8	
6	Раздевалка	4,0	
6а	Коридор	4,3	
7	Тамбур	2,5	
8	Регистратура	4,4	
8а	Коридор	15,9	
9	Кабинет	8,6	
10	Кабинет	8,5	
11	Кабинет	8,4	
12	Кабинет	18,1	
13	Коридор	11,5	
14	Коридор	5,3	
15	Кабинет	6,1	
16	Коридор	4,9	
17	Моечная	4,8	
18	Кабинет	18,1	
18а	Прачечная	7,3	
Итого по 1-му этажу		173,0	

Инв. № подл.	Взам. инв. №
Подпись и дата	

  						10-2021-AP			
						Текущий ремонт помещений структурного подразделения государственного бюджетного учреждения здравоохранения Владимирской области «Областной кожно-венерологический диспансер» расположенного по адресу: г. Владимир, Октябрьский пр-т, д. 45, пом. III			
Изм.	Кол. уч.	Лист	№ док.	Подпись	Дата	Архитектурные решения	Стадия	Лист	Листов
							П	2	
Ген.директор	Чугунова						План 1-го этажа (до текущего ремонта)	ООО "ГРАДУМ ПРОЕКТ"	
ГИП	Лаферов								
Выполнил	Кондрашев								

*Схема расположения демонтируемых перегородок
и пробиваемых проемов*

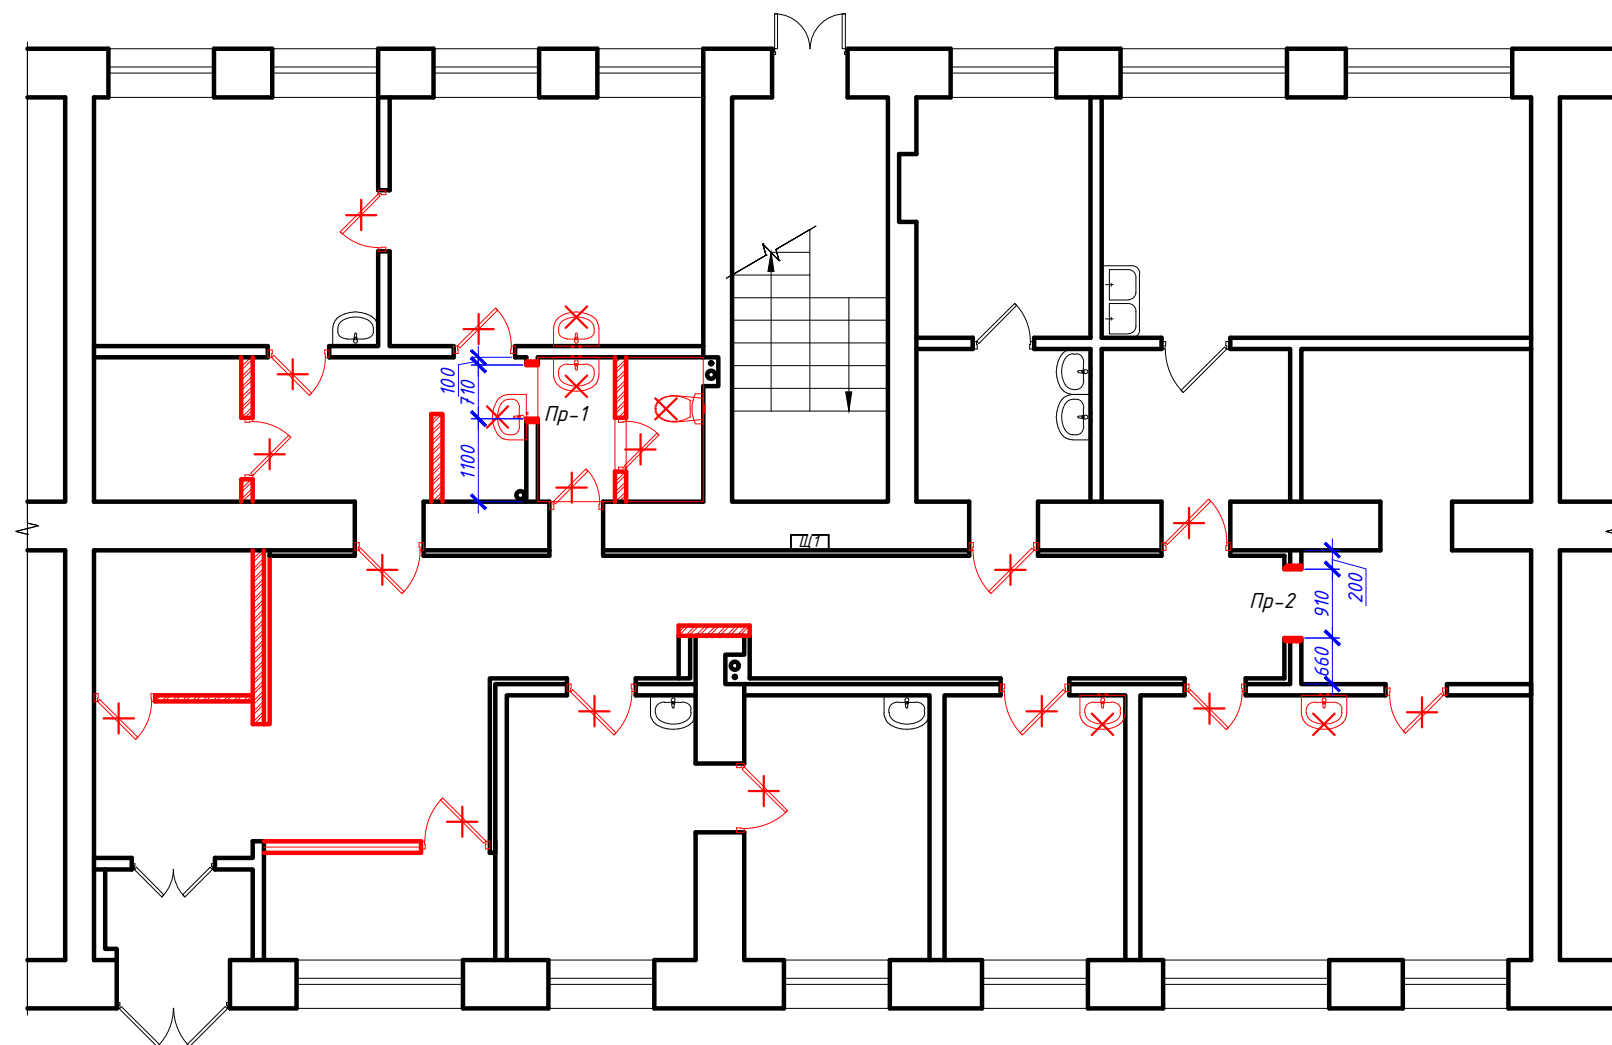

Условные обозначения

-  - демонтируемые дверные проемы;
 - демонтируемые перегородки;
 - пробиваемый проем.

						10-2021-AP			
						Текущий ремонт помещений структурного подразделения государственного бюджетного учреждения здравоохранения Владимирской области «Областной кожно-венерологический диспансер» расположенного по адресу: г. Владимир, Октябрьский пр-т, д. 45, пом. III			
Изм.	Кол. уч.	Лист	№ док.	Подпись	Дата				
						Архитектурные решения	Стадия	Лист	Листов
Ген.директор	Чугунова						П	3	
ГИП	Лаферов					Схема расположения демонтируемых перегородок и пробиваемых проемов	ООО "ГРАДУМ ПРОЕКТ"		
Выполнил	Кондрашев								

Копировал

Формат А3

Инв. № подл.	Подпись и дата	Взам. инв. №

Инв. № подл.	
Подпись и дата	
Взам. инв. №	

Схема установки перемычки
Пр-1


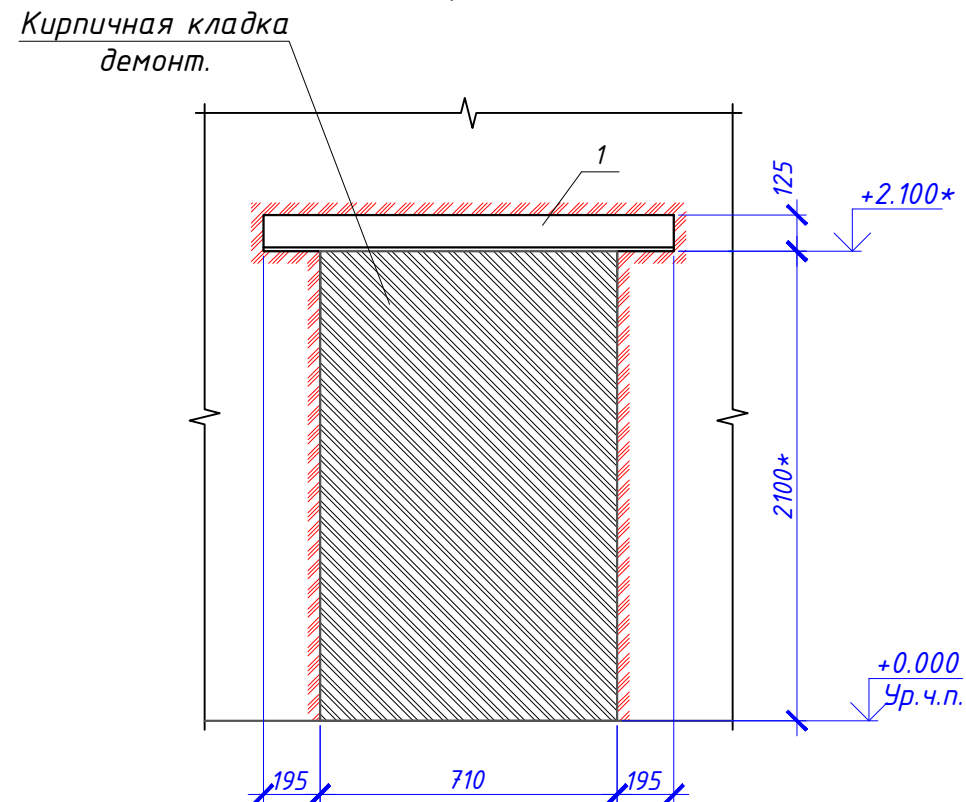


Схема установки перемычки
Пр-2

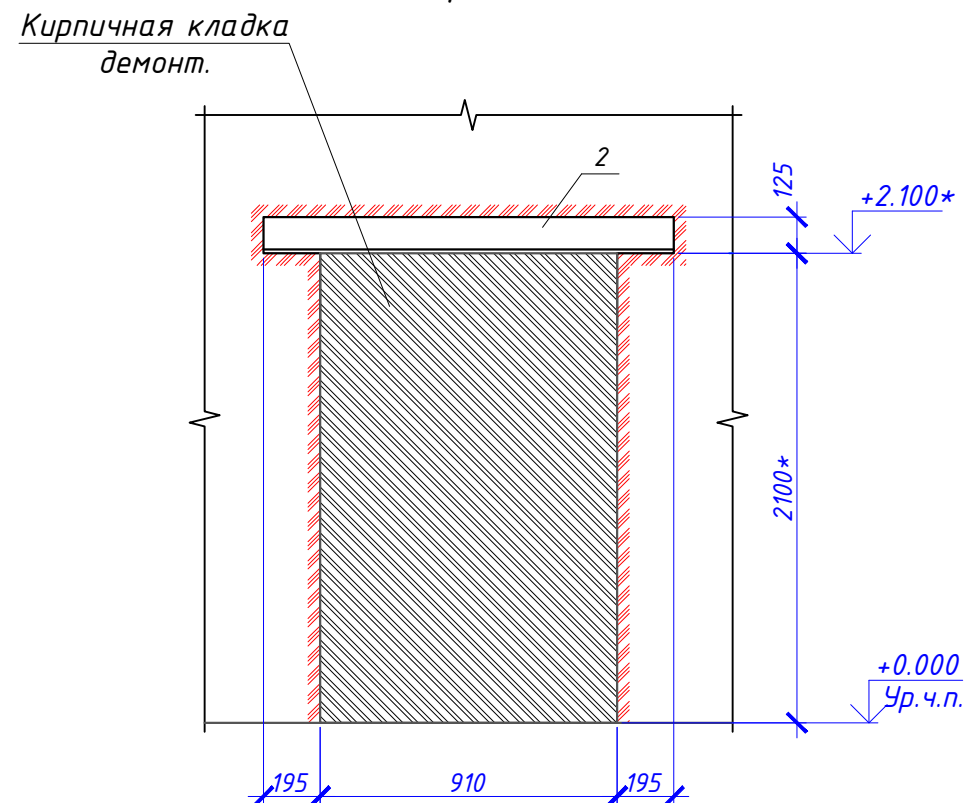

Спецификация элементов на пробиваемые проемы

Поз.	Обозначение	Наименование	Кол.	Масса, ед., кг	Примечание
		Пр-1			
		Сборочные единицы			
1		Уголок $\frac{125 \times 125 \times 8 \text{ ГОСТ } 8509-97}{\text{С235 ГОСТ } 27772-88^*}$ L=1100	1	17,05	17,05 кг
		Пр-2			
		Сборочные единицы			
2		Уголок $\frac{125 \times 125 \times 8 \text{ ГОСТ } 8509-97}{\text{С235 ГОСТ } 27772-88^*}$ L=1300	1	20,15	20,15 кг

Порядок производства работ:

!!! Перед началом работ установить деревянные подпоры в местах опирания плит сечением 200х200мм (2 шт. на одну плиту). Все высотные отметки уточнить по месту.

 
1. Выполняется горизонтальная штраба с одной стороны стены для установки уголка перемычки. Монтируется балка в проектное положение.

2. Выполняется демонтаж кирпичной кладки в проеме.

Металлические уголки оштукатурить по сетке.

Примечание:


1. Антикоррозионную защиту выполнить краской ПФ-115 (ГОСТ 926-82) за два раза по одному слою грунтовки ГФ-021 (ГОСТ 25129-82).

						10-2021-AP			
						Текущий ремонт помещений структурного подразделения государственного бюджетного учреждения здравоохранения Владимирской области «Областной кожно-венерологический диспансер» расположенного по адресу: г. Владимир, Октябрьский пр-т, д. 45, пом. III			
Изм.	Кол. уч.	Лист	№ док.	Подпись	Дата	Архитектурные решения	Стадия	Лист	Листов
							П	4	
Ген.директор	Чугунова						Устройство проемов	ООО "ГРАДУМ ПРОЕКТ"	
ГИП	Лаферов								
Выполнил	Кондрашев								

Копировал

Формат А3

План возводимых перегородок и закладываемых проемов

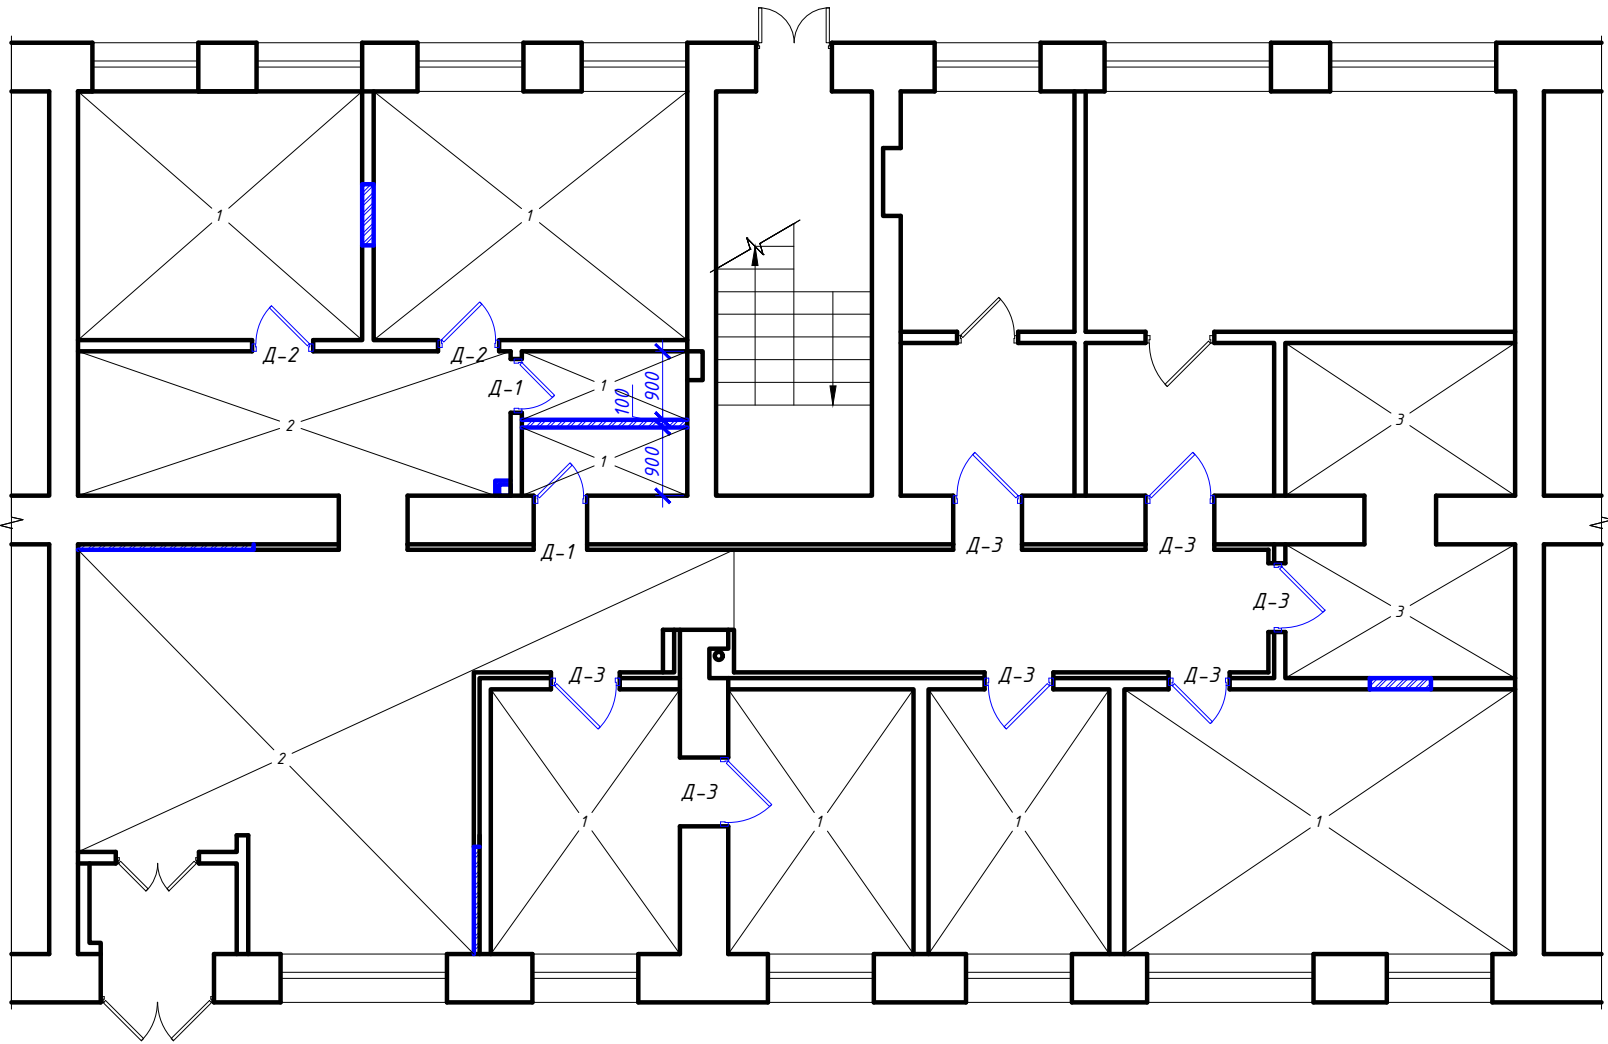

Условные обозначения

-  - вновь возводимые перегородки;
-  - тип отделки пола.

Примечание:

1. Устройство внутренних вновь возводимых перегородок и заполнение проемов вести из гипсокартонных листов (ГКЛ) по системе "КНАУФ" с одинарным металлическим каркасом и двухслойной обшивкой с обеих сторон (С 112).

2. Облицовку стен выполнять по системе "КНАУФ" по одинарному металлическому каркасу из ПН и ПС профилей гипсокартонными листами в один слой (С 625).

						10-2021-AP					
						Текущий ремонт помещений структурного подразделения государственного бюджетного учреждения здравоохранения Владимирской области «Областной кожно-венерологический диспансер» расположенного по адресу: г. Владимир, Октябрьский пр-т, д. 45, пом. III					
Изм.	Кол. уч.	Лист	№ док.	Подпись	Дата	Архитектурные решения	Стадия	Лист	Листов		
							П	5			
Ген.директор	Чугунова						ООО "ГРАДУМ ПРОЕКТ"				
ГИП	Лаферов										
Выполнил	Кондрашев										

Ведомость отделки помещений

Наименование или номер помещения	Вид отделки элементов интерьеров							Примечание
	Потолок	Площадь, м2	Стены или перегородки	Площадь, м2	Низ стен или перегородок	Площадь, м2	Высота, м	
1, 2, 3, 7	Подвесной типа "Армстронг" по каркасу из оц. профиля	39,5	Шпаклевка, грунтовка, окраска водно- диспер. акрил. составами	153,0	Подготовка, плитка керам. 200х300 мм на клею	3,3	1,8	Фартук из керамической плитки в зоне умывальника в пом. 2
4, 5	Подвесной потолок реечный алюминиевый	4,0	Подготовка, плитка керам. 200х300 мм на клею	39,1				
6, 8, 13	Подвесной типа "Армстронг" по каркасу из оц. профиля	14,0	Шпаклевка, грунтовка, окраска водно- диспер. акрил. составами	128,4				
9, 10, 11	Смена кассет подвесного потолка типа "Армстронг"	25,7	Шпаклевка, грунтовка, окраска водно- диспер. акрил. составами	81,5				
12	Смена кассет подвесного потолка типа "Армстронг"	18,1	Подготовка, плитка керамическая 200х300 мм на клею	50,5				
14, 15	Натяжной потолок из ПВХ пленки	11,5	Шпаклевка, грунтовка, окраска водно- диспер. акрил. составами	64,5				
17, 18а	Подвесной потолок реечный алюминиевый	12,0	Шпаклевка, грунтовка, окраска водно- диспер. акрил. составами	18,3				Стены обработать средством для удаления плесени

Спецификация заполнения проемов



Марка	Обозначение	Наименование	Кол-во на этаж	Всего
			1	
		Двери		
Д-1	ГОСТ 30970-2014	ДПВ-Г-Бпр-Оп-Р 2100х700	2	2
Д-2	ГОСТ 30970-2014	ДПВ-Г-Бпр-Оп-Р 2100х800	2	2
Д-3	ГОСТ 30970-2014	ДПВ-Г-Бпр-Оп-Р 2100х900	7	7


Экспликация полов

Номер поме- щения	Тип пола	Схема пола или тип пола по серии	Данные элементов пола (наименование, толщина, основание и др.), мм	Площадь, м²
1, 2, 9-12	1		1. Керамогранит 300х300х8 мм соль-перец 2. Прослойка и зап. швов из ц.п. р-ра М150 -10.20мм 3. Обмазка пропиткой "Кристаллизол W12-КИСТЕВОЙ" 4. Сплошной настил из ЦСП листов - 12мм 5. Существующее основание пола	71,10
3, 6, 8	2		1. Керамогранит 300х300х8 мм соль-перец на клею 2. Существующее основание пола	41,60
14, 15	3		1. Линолеум Tarkett Accent ASPECT2 на клею - 2мм 2. Влагостойкая фанера - 9 мм в 2-а слоя 3. Настил из досок 25х100 мм с прозорами, шаг 300мм 4. Существующее основание пола	12,10

Примечание:

  - Для отделки использовать только материалы, имеющие сертификат в области пожарной безопасности.
- Размеры дверных проемов уточнить по месту фирмой производителем дверей, белого цвета (RAL 9010).
- Потолки и стены помещения должны быть гладкими, без дефектов.
- Полы в помещении должны быть гладкими, нескользкими, матовыми, без дефектов.
- Цвета, определенные марки и фирмы-производители согласовываются непосредственно с заказчиком, генподрядной организацией, кроме оговоренных проектом.

						10-2021-AP			
						Текущий ремонт помещений структурного подразделения государственного бюджетного учреждения здравоохранения Владимирской области «Областной кожно-венерологический диспансер» расположенного по адресу: г. Владимир, Октябрьский пр-т, д. 45, пом. III			
Изм.	Кол. уч.	Лист	№ док.	Подпись	Дата				
						Архитектурные решения	Стадия	Лист	Листов
Ген.директор	Чугунова						П	6	
ГИП	Лаферов					Ведомость отделки помещений. Спецификация заполнения проемов. Экспликация полов	ООО "ГРАДУМ ПРОЕКТ"		
Выполнил	Кондрашев								

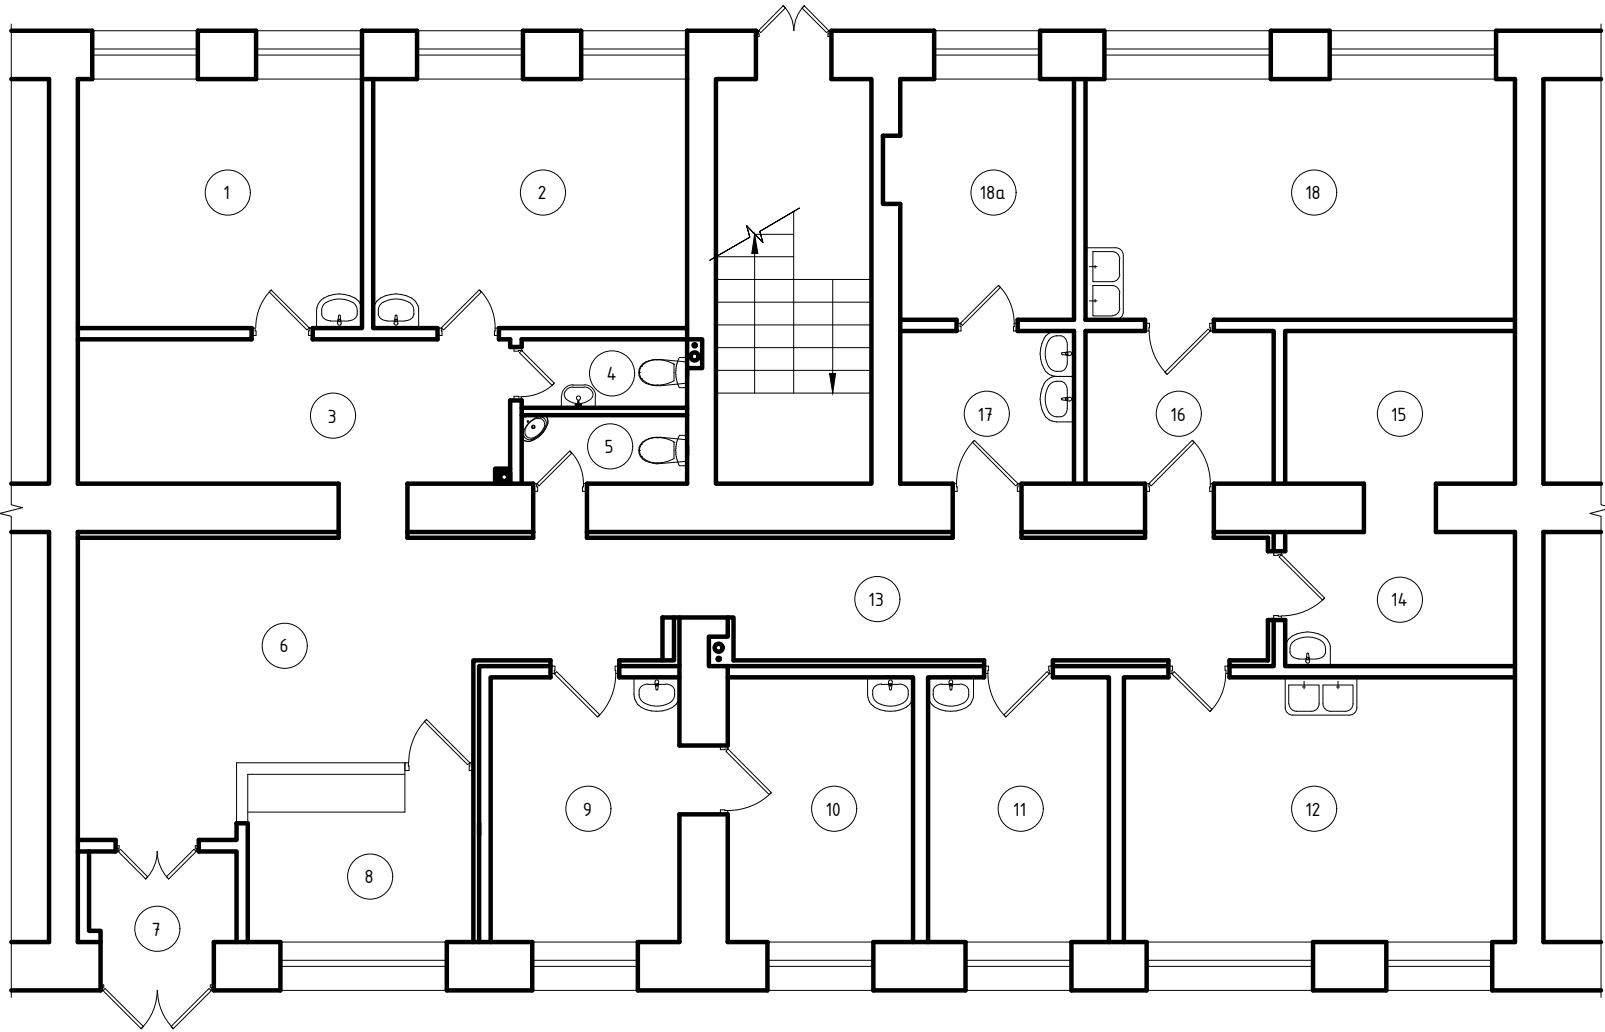

План 1-го этажа после текущего ремонта


Экспликация помещений 1-го этажа после текущего ремонта

Номер помеще-ния	Наименование	Площадь, м²	Кат пом. по СП
1	Кабинет	12,4	
2	Кабинет	13,7	
3	Коридор	10,9	
4	Сан. узел	2,0	
5	Сан. узел	2,0	
6	Коридор	22,8	
7	Тамбур	2,5	
8	Регистратура	6,6	
9	Кабинет	8,6	
10	Кабинет	8,5	
11	Кабинет	8,4	
12	Кабинет	18,1	
13	Коридор	11,5	
14	Коридор	5,3	
15	Помещение персонала	6,1	
16	Коридор	4,9	
17	Подсобное помещение	4,8	
18	Кабинет	18,1	
18 а	Подсобное помещение	7,3	
	Итого по 1-му этажу	174,5	


Инв. № подл.	Подпись и дата	Взам. инв. №

						10-2021-AP			
						Текущий ремонт помещений структурного подразделения государственного бюджетного учреждения здравоохранения Владимирской области «Областной кожно-венерологический диспансер» расположенного по адресу: г. Владимир, Октябрьский пр-т, д. 45, пом. III			
Изм.	Кол. уч.	Лист	№ док.	Подпись	Дата	Архитектурные решения	Стадия	Лист	Листов
							П	7	
Ген.директор	Чугунова						План 1-го этажа (после текущего ремонта)	ООО "ГРАДУМ ПРОЕКТ"	
ГИП	Лаферов								
Выполнил	Кондрашев								

План 1-го этажа после текущего ремонта
Система электроснабжения


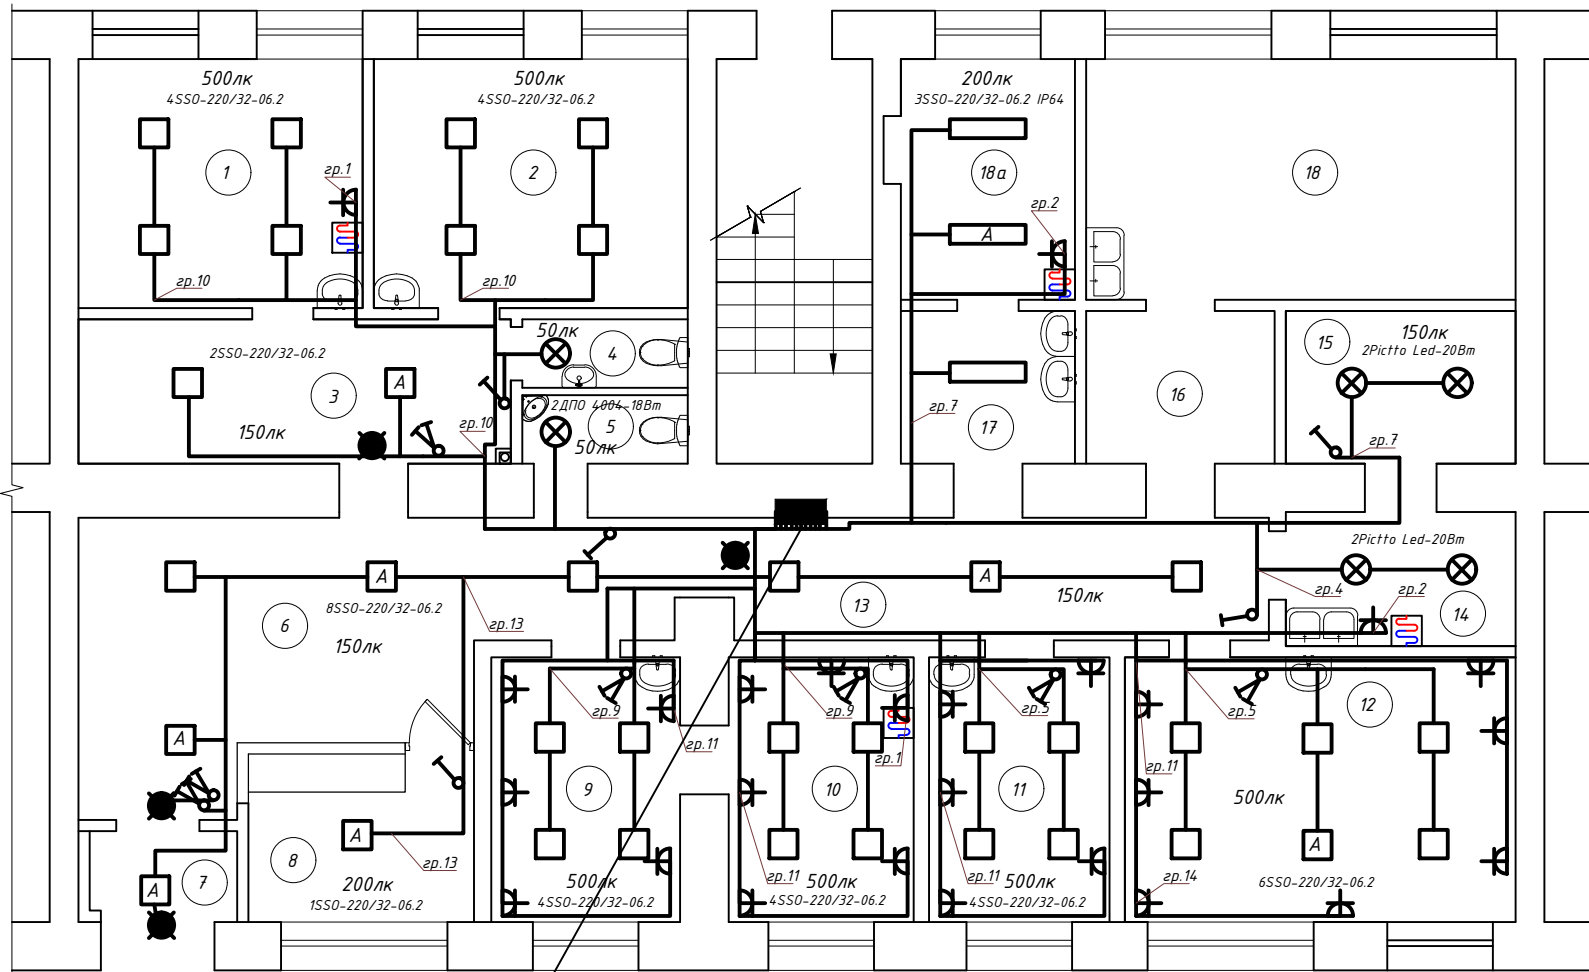


эрN1-BBfH2(A)-LSL Tx-3x4-каб. канал
 эрN2-BBfH2(A)-LSL Tx-3x4-каб. канал
 эрN3-BBfH2(A)-LSL Tx-3x2,5-каб. канал
 эрN4-BBfH2(A)-LSL Tx-3x1,5-Tэф20
 эрN5-BBfH2(A)-LSL Tx-3x1,5-Tэф20
 эрN6-резерв
 эрN7-BBfH2(A)-LSL Tx-3x1,5-Tэф20
 эрN8-резерв
 эрN9-BBfH2(A)-LSL Tx-3x1,5-Tэф20
 эрN10-BBfH2(A)-LSL Tx-3x1,5-Tэф20
 эрN11-BBfH2(A)-LSL Tx-3x2,5-каб.канал
 эрN12-резерв
 эрN13-BBfH2(A)-LSL Tx-3x1,5-Tэф20
 эрN14-BBfH2(A)-LSL Tx-3x2,5-каб. канал
 ШО-1 сущ. - ШРВ IP31

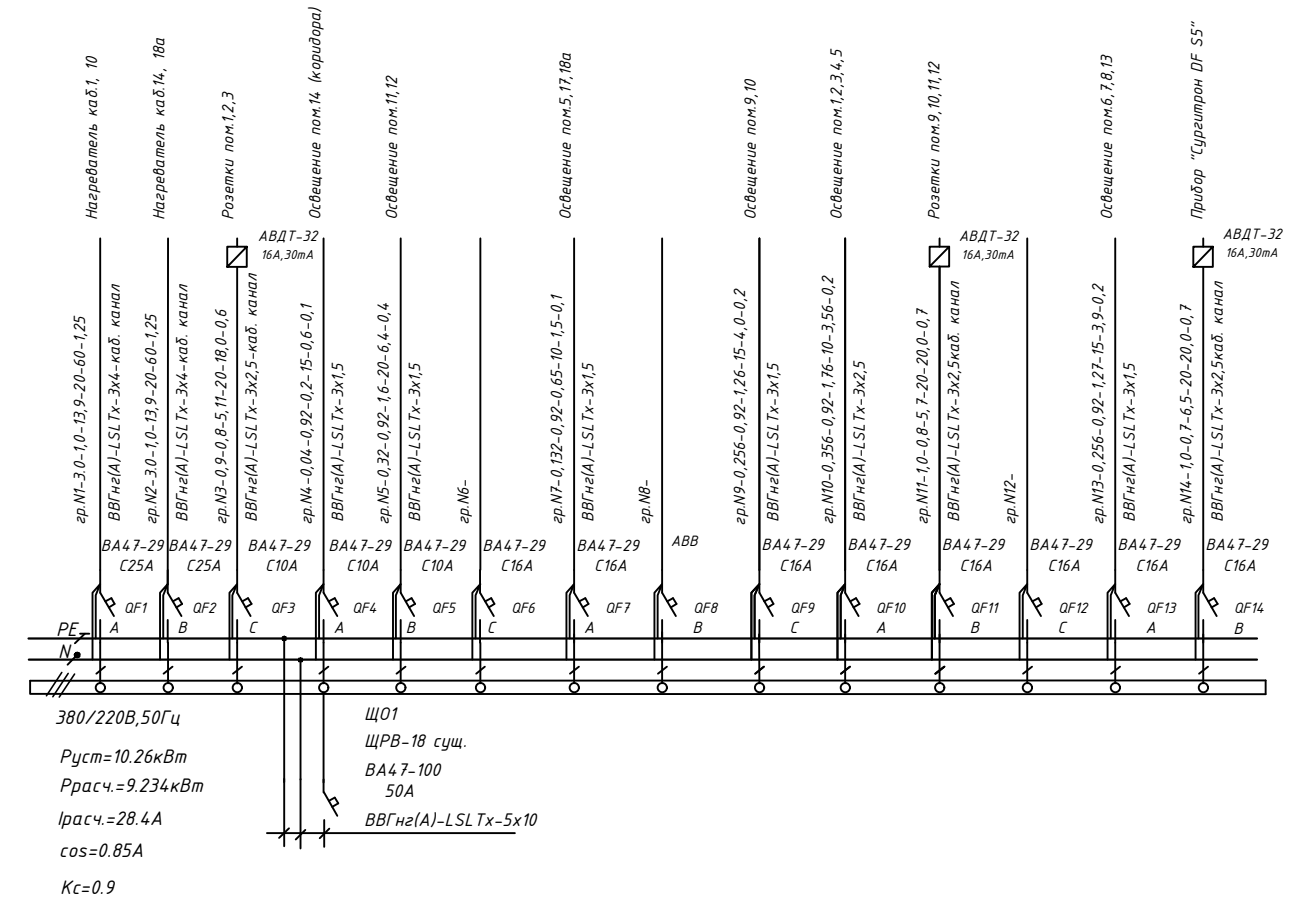

Примечание:

  
1. Для розеточных групп NNЗ, 11, 14 установить в кабинете (удобном для обслуживания месте) бокс с автоматом с диф. защитой на 30мА.

						10-2021-ИОС5.1				
						Текущий ремонт помещений структурного подразделения государственного бюджетного учреждения здравоохранения Владимирской области «Областной кожно-венерологический диспансер» расположенного по адресу: г. Владимир, Октябрьский пр-т, д. 45, пом. III				
Изм.	Кол. уч	Лист	№ док	Подпись	Дата					
						Система электроснабжения		Стадия	Лист	Листов
								П	8	
Ген.директор	Чугунова					План расположения сетей электроснабжения		ООО "ГРАДУМ ПРОЕКТ"		
ГИП	Лаферов									
Выполнил	Сергеева									

Копировал


Формат АЗ

Условные обозначения

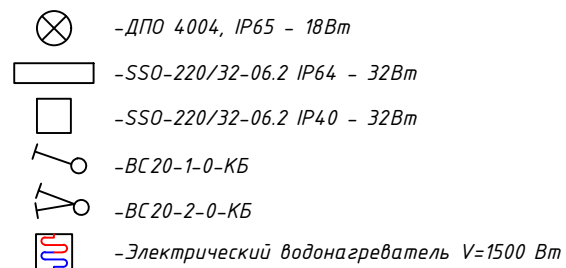


Инв. № подл.	Подпись и дата	Взам. инв. №

План первого этажа с системами водоснабжения

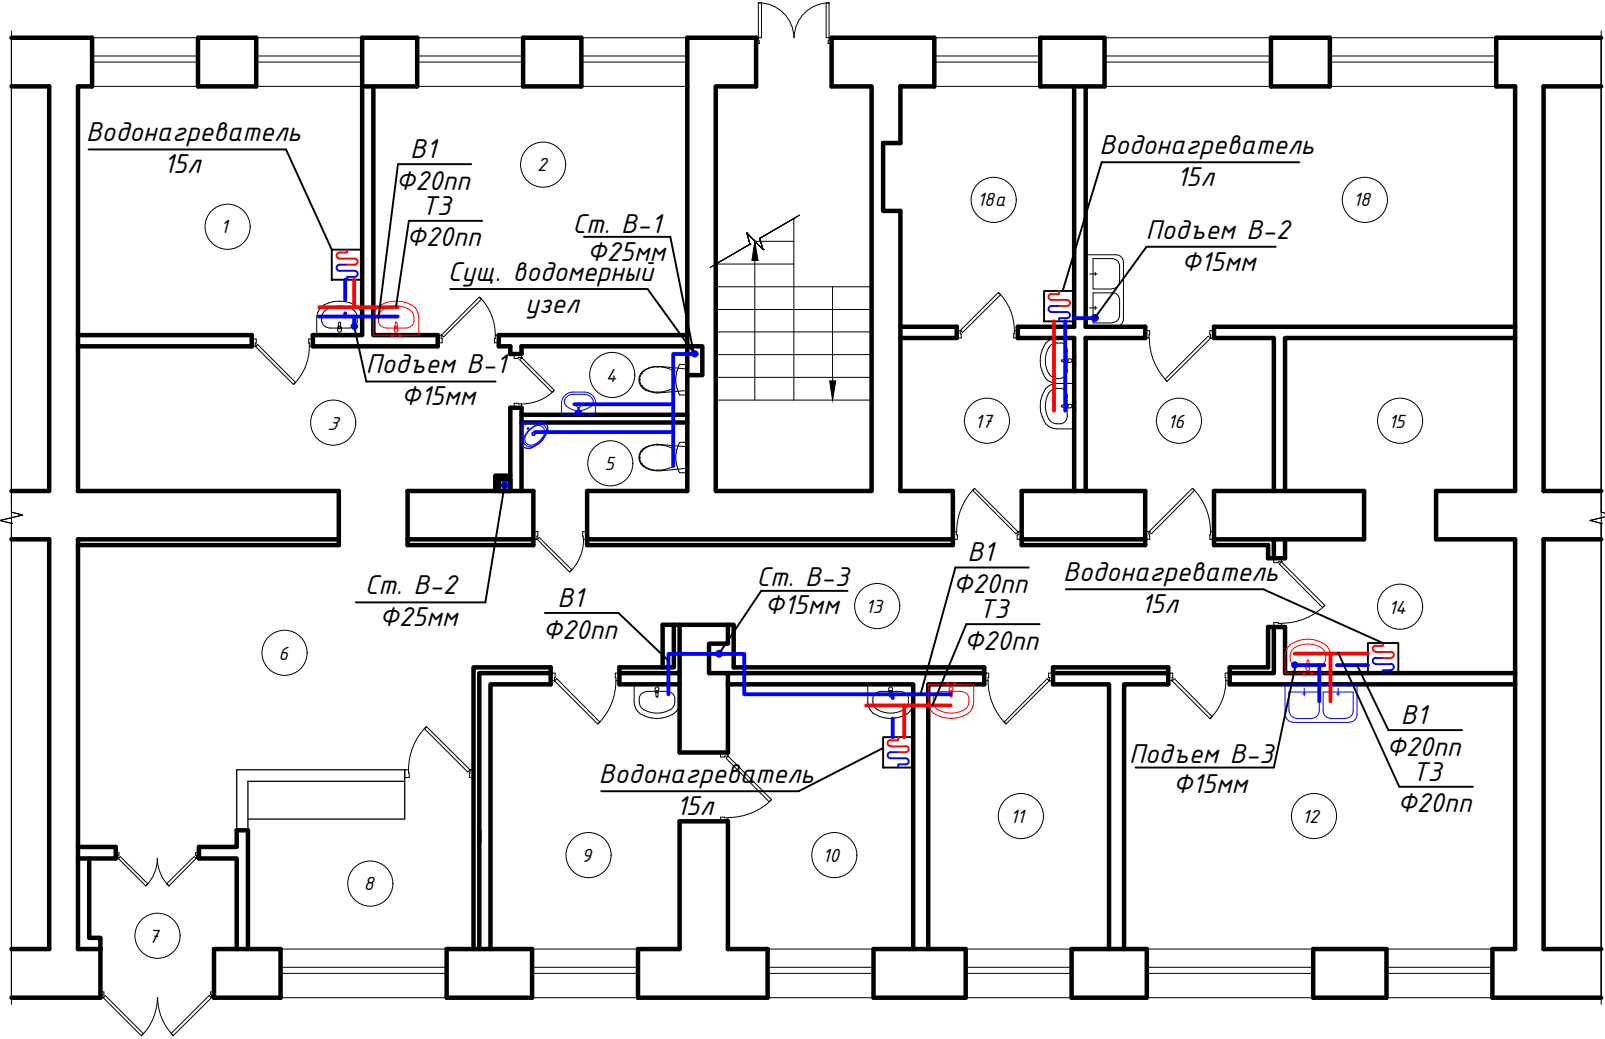


Условные обозначения:

 - B1 — Трубопровод холодной воды проектируемый
- T3 — Трубопровод горячей воды проектируемый
- B — Трубопровод холодной воды существующий
- Электрический водонагреватель V=1500 Вт

						10-2021-ИОС5.2			
						Текущий ремонт помещений структурного подразделения государственного бюджетного учреждения здравоохранения Владимирской области «Областной кожно-венерологический диспансер» расположенного по адресу: г. Владимир, Октябрьский пр-т, д. 45, пом. III			
Изм.	Кол. уч.	Лист	№ док.	Подпись	Дата				
						Система водоснабжения	Стадия	Лист	Листов
Ген.директор	Чугунова						П	9	
ГИП	Лаферов					План расположения сетей водоснабжения	ООО "ГРАДУМ ПРОЕКТ"		
Выполнил	Григорьева								

План первого этажа с системами водоотведения

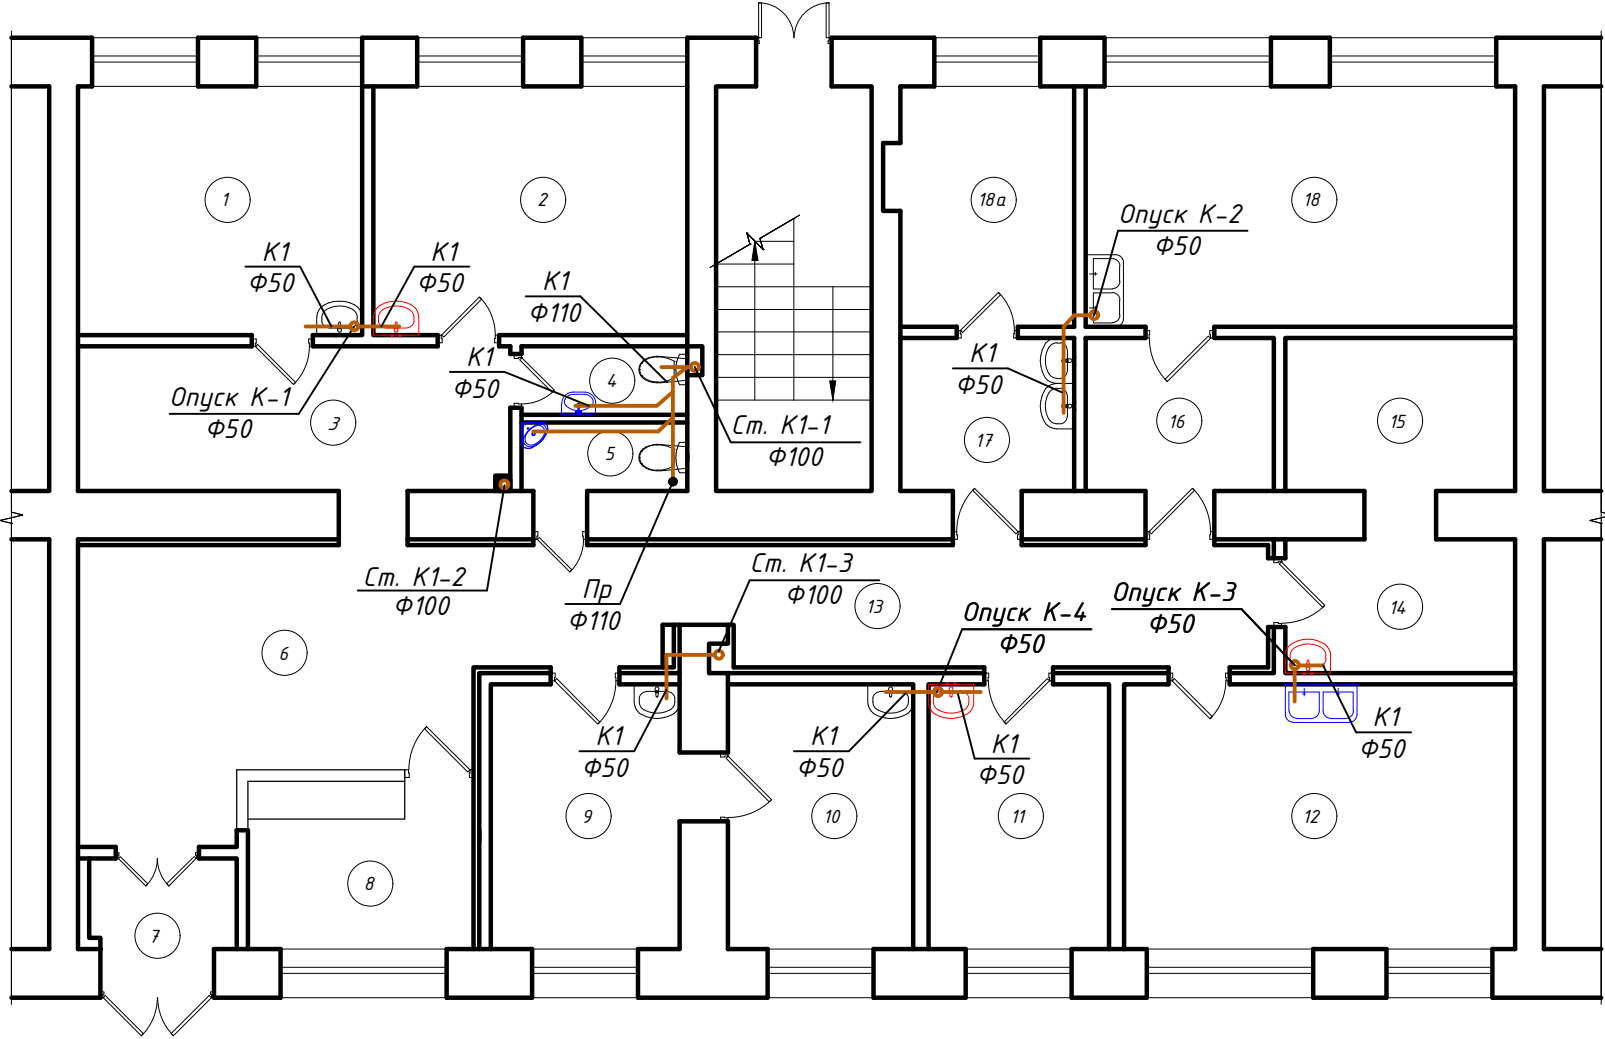

Условные обозначения

- К1 — хозяйственно-бытовая канализация (проектируемая)
— К — хозяйственно-бытовая канализация (существующая)

Инв. № подл.	Подпись и дата	Взам. инв. №

						10-2021-ИОС5.3		
						Текущий ремонт помещений структурного подразделения государственного бюджетного учреждения здравоохранения Владимирской области «Областной кожно-венерологический диспансер» расположенного по адресу: г. Владимир, Октябрьский пр-т, д. 45, пом. III		
Изм.	Кол. уч.	Лист	№ док.	Подпись	Дата		Стадия	Лист
						Система водоотведения	П	10
Ген.директор	Чугунова					План расположения сетей водоотведения	ООО "ГРАДУМ ПРОЕКТ"	
ГИП	Лаферов							
Выполнил	Григорьева							

Инд. № подл.

Подпись и дата

Взам. инв. №

Ведомость монтажных работ (начало)				
N п/п	Наименование работ	Ед. изм.	Кол.	Примеч.
	<u>Двери</u>			
1	Установка дверного блока Д-1 из ПВХ профиля 710х2100h мм	шт.	2	2,98 м2
2	Установка дверного блока Д-2 из ПВХ профиля 810х2100h мм	шт.	2	3,40 м2
3	Установка дверного блока Д-3 из ПВХ профиля 910х2100h мм	шт.	7	13,38 м2
4	Штукатурка поверхностей дверных откосов	м2	15,90	
	<u>Полы</u>			
1	Покрытие поверхностей грунтовкой глубокого проникновения за 1 раз пола	м2	124,8	
2	Прослойка и заполнение швов из ц.п. р-ра М150 -10..20мм	м2	71,1	
3	Устройство покрытий дощатых толщиной 25 мм с прозорами шаг 300 мм	м2	4,4	
4	Устройство оснований полов из фанеры в 2-а слоя	м2	11,5	5 1-го слоя
5	Устройство оснований полов из листов ЦСП в один слой	м2	71,10	
6	Устройство гидроизоляции Кристаллизол W12 в один слой	м2	71,10	
7	Устройство покрытий из плит керамогранитных 30х30 см	м2	112,7	
8	Устройство покрытий из линолеума на клее	м2	12,1	
9	Устройство плинтусов ПВХ	м.п.	20,0	
10	Устройство плинтусов керамогранитных	м.п.	117,3	
	<u>Потолки</u>			
1	Установка алюминиевых плит подвесных потолков типа "Армстронг" по существующему каркасу	м2	43,8	
2	Устройство потолков реечных алюминиевых	м2	16,0	
3	Устройство подвесных потолков типа "Армстронг" по каркасу из оцинкованного профиля	м2	16,5	
4	Устройство подвесных потолков типа "Армстронг" по каркасу из оцинкованного профиля с заполнением из алюминиевых плит	м2	37,0	
5	Устройство натяжных потолков из ПВХ пленки	м2	11,5	
	<u>Стены</u>			
1	Устройство перегородок из ГКЛ с одинарным металл. каркасом и двухслойной обшивкой с 2-х сторон (С 112)	м2	13,4	
2	Облицовка стен по одинарному металлическому каркасу из ПН и ПС профилей гипсокартонными листами в один слой (С 625)	м2	12,7	
3	Устройство коробов из ГКЛ с одинарным металл. каркасом и двухслойной обшивкой	м2	1,7	
4	Покрытие поверхностей стен средством для удаления плесени Neomid 600	м2	18,3	
5	Покрытие поверхностей стен грунтовкой глубокого проникновения за 1 раз (1-ый слой)	м2	44,9	
6	Штукатурка стен цементно-известковым раствором улучшенная	м2	44,9	
7	Шпатлевка стен	м2	445,7	
8	Покрытие поверхностей стен грунтовкой глубокого проникновения за 1 раз (2-ой слой)	м2	445,7	
9	Окраска стен акриловыми составами улучшенная в 2-а слоя	м2	445,7	
10	Облицовка стен керамической плиткой на клее	м2	92,9	
11	Установка мет. элементов перемычек в сущ. стенах (17,05+20,15)	кг	37,2	
12	Антикоррозийная защита металлических конструкций	м2	1,2	

Спецификация элементов на системы ВК					
Поз.	Наименование и техническая характеристика	Наименование и техническая характеристика	Ед. изм.	Кол.	Приме-чание
	<u>Трубопровод холодной воды В1</u>				
1	Трубопровод PPRC Ф20 PN20	ТУ 2248-032-00284581-98	м.п.	12,0	Ду 15
2	Кран шаровый муфтовый НР-ВР 1/2"		шт.	12	
3	Гибкая подводка с накидными гайками Ф15, L=0,5м		шт.	2	
4	Гибкая подводка с накидными гайками Ф15, L=0,3м		шт.	10	
5	Смеситель для раковины	У У35-11	шт.	10	Rossinka
6	Смеситель для раковины с локтевой ручкой	6801-04-050	шт.	1	RIVA
7	Угольник полипропиленовый Ф20 90гр.		шт.	5	
8	Тройник полипропиленовый Ф20х20х20		шт.	4	
9	Тройник комбинированный с ВР 20х1/2"х20		шт.	6	
10	Угольник комбинированный с ВР 20х1/2"		шт.	8	
11	Опора для труб DN 20		шт.	15	
12	Врезка в существующий стояк/магистраль		шт.	5	
	<u>Трубопровод горячей воды Т3</u>				
1	Трубопровод PPRC Ф20 PN20	ТУ 2248-032-00284581-98	м.п.	9,0	Ду 15
2	Кран шаровый муфтовый НР-ВР 1/2"		шт.	9	
3	Гибкая подводка с накидными гайками Ф15, L=0,5м		шт.	4	водонагрев
4	Гибкая подводка с накидными гайками Ф15, L=0,3м		шт.	11	
5	Угольник полипропиленовый Ф20 90гр.		шт.	5	
6	Тройник полипропиленовый Ф20х20х20		шт.	3	
7	Тройник комбинированный с ВР 20х1/2"х20		шт.	4	
8	Угольник комбинированный с ВР 20х1/2"		шт.	8	
9	Опора для труб DN 20		шт.	10	
10	Водонагреватель 15л	Thermex GIFT 15 O	шт.	4	
	<u>Канализация К1</u>				
1	Трубопровод из РР d=110мм	ТУ2248-057-72311668-2007	м.п.	1,5	Политрон
2	Трубопровод из РР d=50мм	ТУ2248-057-72311668-2007	м.п.	7,0	Политрон
3	Отвод 45гр. Ф110	ТУ2248-057-72311668-2007	шт.	4	Политрон
4	Отвод 45гр. Ф50	ТУ2248-057-72311668-2007	шт.	10	Политрон
5	Отвод 90гр. Ф50	ТУ2248-057-72311668-2007	шт.	9	Политрон
6	Тройник 45гр. Ф110х50	ТУ2248-057-72311668-2007	шт.	2	Политрон
7	Тройник 45гр. Ф50	ТУ2248-057-72311668-2007	шт.	2	Политрон
8	Хомуты для крепления трубопроводов	Ф 100	шт.	5.	
9	Хомуты для крепления трубопроводов	Ф 50	шт.	10	
10	Заглушка Ф110	ТУ2248-057-72311668-2007	шт.	1	Политрон
11	Врезка в существующий стояк/магистраль		шт.	5	
	<u>Оборудование</u>				
1	Унитаз-компакт Santek Бриз белый	1.WH20.2.569	шт.	2	Santek
2	Раковина Бриз 40	WH110442	шт.	1	Santek
3	Раковина угловая	Ирис WH110514 угловой	шт.	1	Santek
4	Пьедестал Santek Анимо		шт.	2	Santek
5	Сифон бутылочный пластмассовый	ГОСТ 23289-94	шт.	11	
6	Гофрированный патрубок Ф100 к унитазам		шт.	2	
7	Тумба медицинская с 2-я чашечной мойкой ОП-Т2 НД		шт.	1	

Спецификация элементов на электромонтажные работы					
Поз.	Наименование и техническая характеристика	Наименование и техническая характеристика	Ед. изм.	Кол.	Приме-чание
	<u>Светотехнические изделия</u>				
1	Светильник Led встраиваемый IP40 32Вт 595х595х40	SSO-220/32-06.1 IP40	шт.	30	
2	Тоже, с блоком питания	SSO-220/32-06.1 IP40 БАП	шт.	7	
3	Светильник Led накладной IP64 32Вт 1200х180х40	SSO-220/32-06.2 IP64	шт.	2	
4	Тоже, с блоком питания	SSO-220/32-06.2 IP64 БАП	шт.	1	
5	Светильник Led встраиваемый IP20 20Вт	Pictto-Led-DF	шт.	4	
6	Светильник Led настенно-потолочный IP54 18Вт	ДПО 4004	шт.	2	
7	Выключатель одноклавишный открытой установки	BC 20-1-0-КБ	шт.	5	
8	Выключатель двухклавишный открытой установки	BC 20-1-0-КБ	шт.	7	
9	Выключатель автоматический С25А 220В	ВА47-29	шт.	1	
10	Выключатель автоматический С16А 220В	ВА47-29	шт.	2	
11	Выключатель автоматический с диф. защитой 16А,30мА	АВДТ32	шт.	3	
12	Бокс на 2 модуля IP31	КМПн 1/2	шт.	3	
13	Розетка одноместная открытой установки 16А,220Вс з.к.	РС20-3-0Б	шт.	25	
14	Коробка монтажная IP44	КМ 41255	шт.	30	
	<u>Провода и кабели</u>				
1	Кабель медный в ПВХ изоляции сеч. 3х1,5	ВВГнг(А)-LSLTx	м	200	
2	Кабель медный в ПВХ изоляции сеч. 3х2,5	ВВГнг(А)-LSLTx	м	250	
3	Кабель медный в ПВХ изоляции сеч. 3х4	ВВГнг(А)-LSLTx	м	50	
	<u>Материалы</u>				
1	Труба гофрированная d=20мм	Тгф 20	м	200	
2	Кабельный канал 40х40 Серия ТА-EN	00324 ДКС	м	250	
3	Кабельный канал 100х40 Серия ТА-GN	01782 ДКС	м	50	

Спецификация элементов на вентиляционные работы					
Поз.	Наименование и техническая характеристика	Наименование и техническая характеристика	Ед. изм.	Кол.	Приме-чание
1	Решетка вентиляционная пластиковая приточно-вытяжная 200х200 мм с сеткой деляя	ERA	шт.	4	
2	Комплект для подключения вытяжки d150	VK 150/4	шт.	1	
3	Вентилятор вытяжной d150, 220В, 24Вт	Вентс 150С	шт.	1	

								10-2021
								Текущий ремонт помещений структурного подразделения государственного бюджетного учреждения здравоохранения Владимирской области «Областной кожно-венерологический диспансер» расположенного по адресу: г. Владимир, Октябрьский пр-т, д. 45, пом. III
Изм.	Кол. уч.	Лист	№ док.	Подпись	Дата	г. Владимир, Октябрьский пр-т, д. 45		
						Стадия		
						Лист		
						Листов		
Ген.директор	Чугунова					П		
ГИП	Лаферов					12		
Выполнил	Кондрашев					Ведомость монтажных работ		
							ООО "ГРАДУМ ПРОЕКТ"	

Копировал

Формат А2